


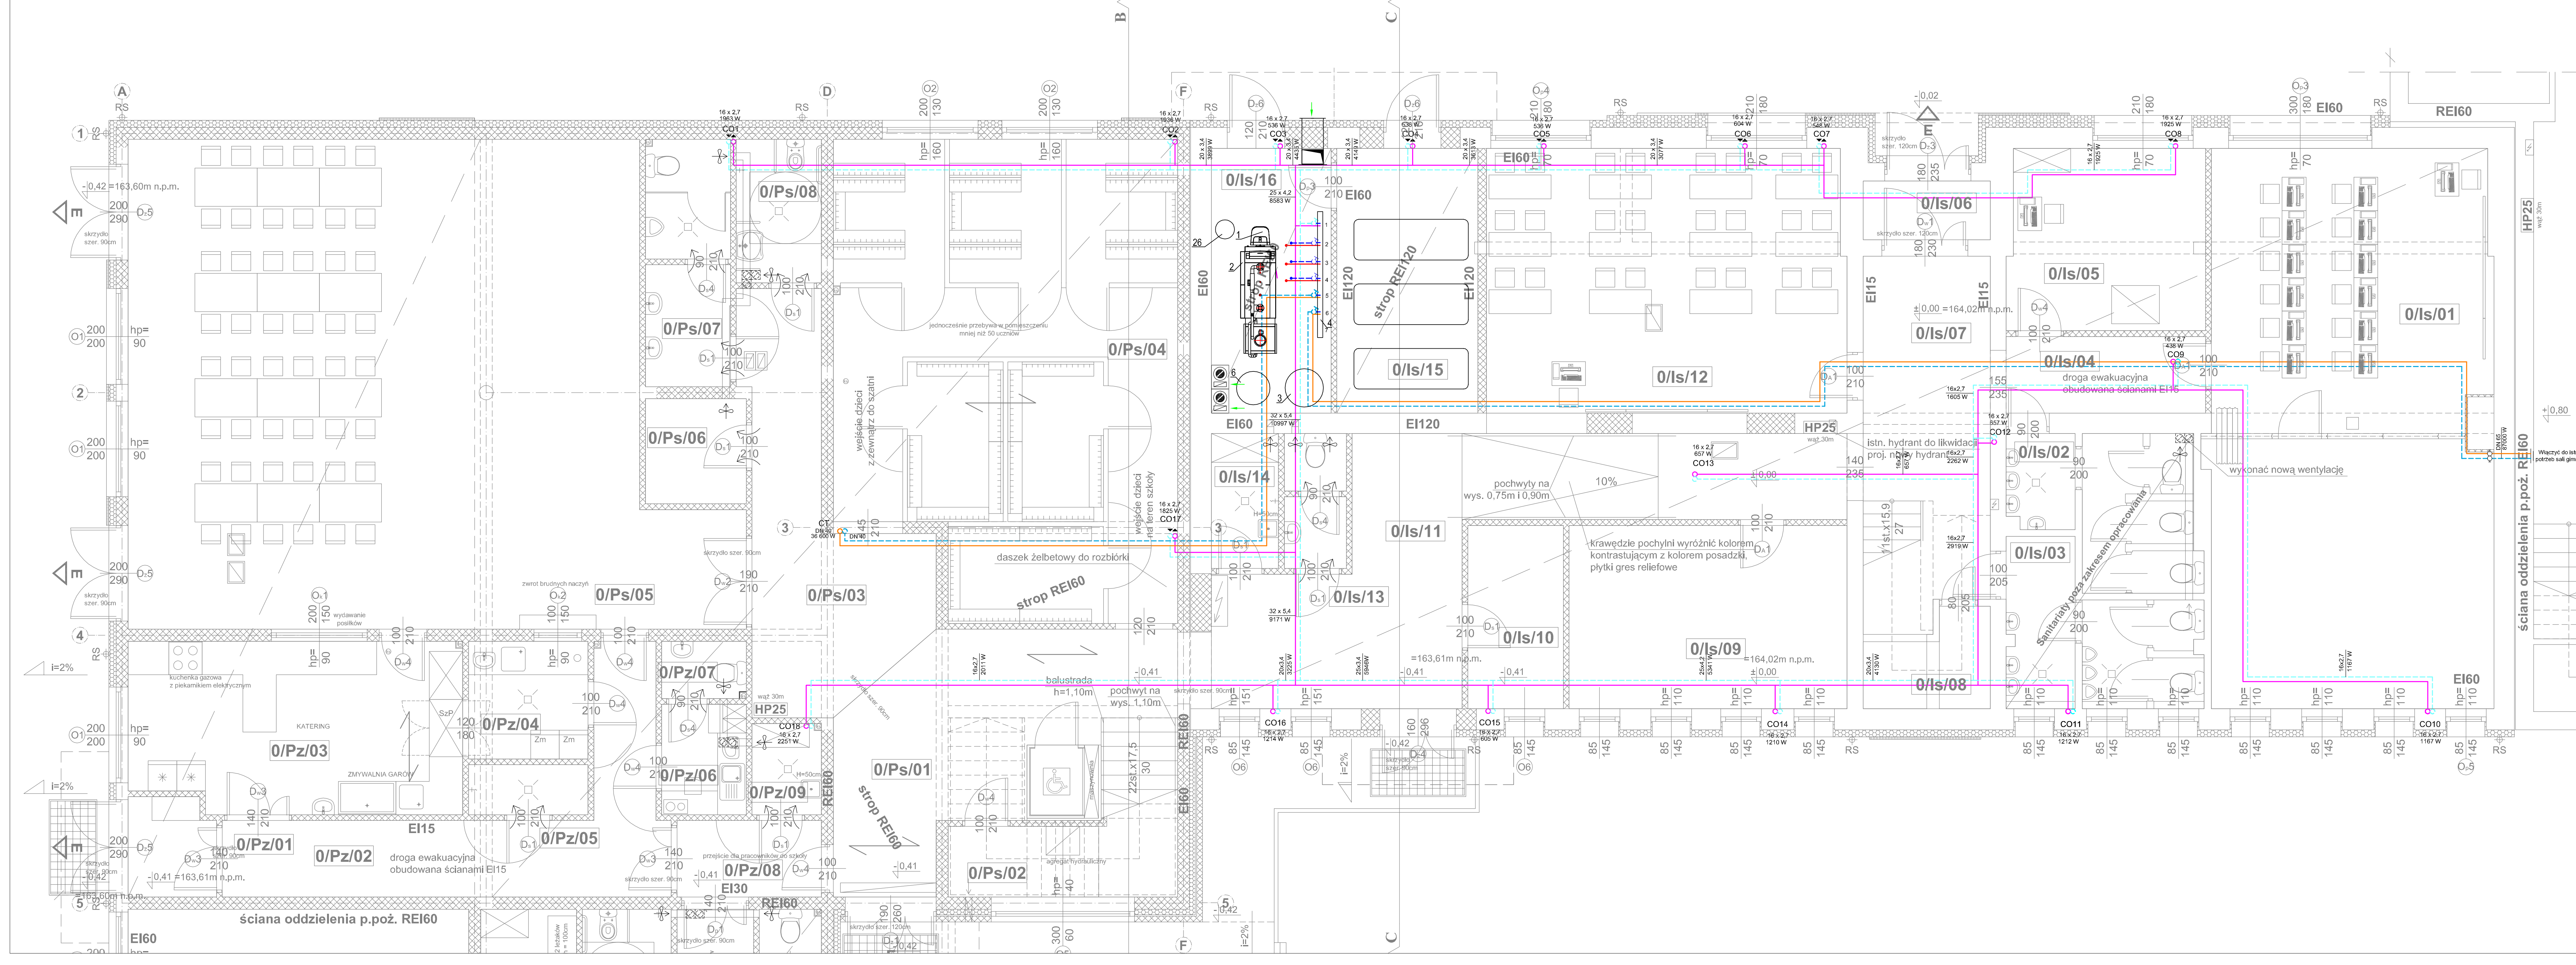

Dalszą część budynku poza zakresem opracowania

Pomieszczenia poza zakresem opracowania		
Nr pom.	Nazwa pom.	Pow. użytk. [m ²]
0/01	Sala gimnastyczna	290,39
0/02	Pom. gospodarcze	4,08
0/03	Sala lekcyjna	38,30
0/04	Wezeł szatniowo-sanitarny chl.	17,84
0/05	Wezeł szatniowo-sanitarny cz.	17,84
0/06	Komunikacja	68,51
0/07	Wiatrołap	4,00
0/08	Pokój biurowy	9,74
0/09	Pom. gospodarcze	5,15
Razem parter - pom. poza zakresem opracowania:		455,85
Część istniejąca poddawana przebudowie		
Nr pom.	Nazwa pom.	Pow. użytk. [m ²]
0/Is/01	Sala lekcyjna - komputerowa	68,36
0/Is/02	WC dziewczynki	10,79
0/Is/03	WC chłopów	10,86
0/Is/04	Komunikacja	6,67
0/Is/05	Serwerownia	15,55
0/Is/06	Wiatrołap	3,27
0/Is/07	Komunikacja	22,21
0/Is/08	Pomieszczenie gospodarcze	2,29
0/Is/09	Pokój nauczycielski	22,25
0/Is/10	Pomieszczenie woznych	7,66
0/Is/11	Komunikacja	35,38
0/Is/12	Sala lekcyjna	41,38
0/Is/13	WC nauczycieli	3,51
0/Is/14	Pomieszczenie porządkowe	3,95
0/Is/15	Magazyn oleju	16,31
0/Is/16	Kotłownia	13,47
Razem parter - pom. w części poddawanej przebudowie:		284,51
Projektowana rozbudowa		
Nr pom.	Nazwa pom.	Pow. użytk. [m ²]
0/Ps/01	Wiatrołap, schody	31,65
0/Ps/02	Pomieszczenie techniczne	4,86
0/Ps/03	Komunikacja	20,93
0/Ps/04	Szatnia uczniów	67,75
0/Ps/05	Jadalnia, świetlica	115,14
0/Ps/06	Magazyn	4,64
0/Ps/07	WC chłopów	8,99
0/Ps/08	WC dziewczynki i dla niepełnosprawnych	5,34
0/Pz/01	Wiatrołap, magazyn termosów	3,71
0/Pz/02	Komunikacja	19,90
0/Pz/03	Kuchnia - catering	24,60
0/Pz/04	Zmywalnia naczyń stołowych	6,15
0/Pz/05	Myjnia naczyń	2,63
0/Pz/06	Pomieszczenie socjalne i szatnia pracowników zaplecza	4,09
0/Pz/07	WC pracowników zaplecza	2,12
0/Pz/08	Komunikacja	4,83
0/Pz/09	Pomieszczenie porządkowe	2,77
0/Pp/01	Wiatrołap	9,84
0/Pp/02	Hol, szatnia przedszkolna	60,24
0/Pp/03	Sala przedszkolna 1	65,73
0/Pp/04	Magazyn leżaków	6,58
0/Pp/05	Sanitariat dla przedszkolaków	13,11
0/Pp/06	Sala przedszkolna 2	65,73
0/Pp/07	Magazyn leżaków	6,58
0/Pp/08	Sanitariat dla przedszkolaków	13,11
0/Pp/09	WC dla niepełnosprawnych przedszkolaków	6,10
0/Pp/10	WC nauczycieli	4,11
Razem parter - pom. w części rozbudowywanej:		581,03
Razem parter:		1 321,39

ZAKRES RYSUNKU

OZNACZENIA

- Instalacja CO wykonana w technologii rur zgrzewanych PP-R prowadzona pod stropem parteru - podłączenie grzejników na piętrze
- Instalacja zasilania istniejącej sali gimnastycznej wykonana z rur stalowych zaprasowanych prowadzona pod stropem
- CV22-600 Oznaczenie grzejnika
- 2,00 Wielkość nastawy grzejnika
- CO1 Oznaczenie pionów instalacji CO

Jednostka projektowa:	WW PROJEKT Wojciech Wolnicki	Branka:	SANITARNIA	Stadium:	PW
ul. Próchnika 3/28; 97-300 Piotrków Tryb.					
Objekt budowlany:					
PROJEKT BUDOWLANY ZAMIENNY					
Rozbudowa i przebudowa budynku szkoły podstawowej (Szkoła Podstawowa im. Kornela Makuszyńskiego)					
Instalacje:					
PROJEKT ZAMIENNY					
INSTALACJE SANITARNYCH					
Lokalizacja:					
obwód 11 KOWIESY, gm. Kowiesy					
działki nr ew. gr. 110/38, 110/39, 111/5, 111/4, 112/13, 112/15, 112/9, 110/49					
Gmina Kowiesy z siedzibą: Kowiesy 85, 96-111 Kowiesy					
Projektant:		mgr inż. Wojciech Wolnicki		Podpis:	
Asystent projektanta:		mgr inż. Edyta Śniakowska		Podpis:	
Sprawdzający:		mgr inż. Bogdan Adamus		Podpis:	
Tytuł rys.:		RZUT PARTERU CZ. 1			
Instalacja centralnego ogrzewania prowadzona pod stropem parteru		Rysunek nr:			
12.2015.		Zmieniony: 04.2017.		Skala: 1:50	
11					